



# 町田市




竣工図	
水道所在地	
水道番号	
竣工年月日	
施工者名	
図面・縮尺	S=1/100

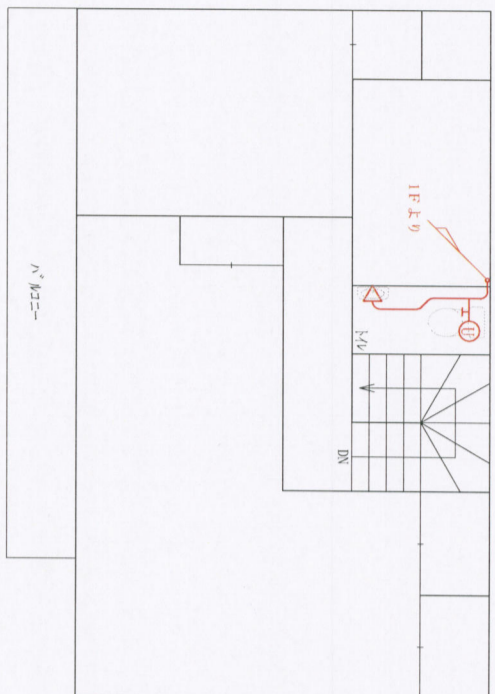


2階平面図

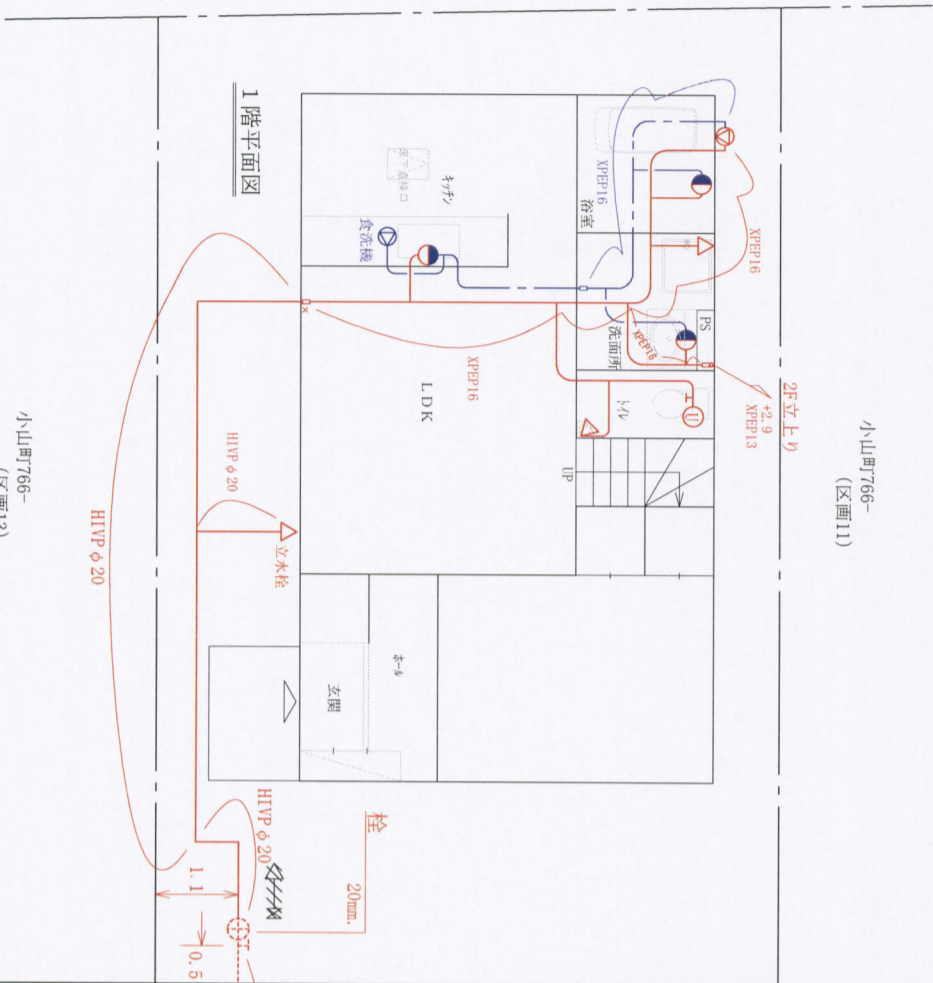

1階平面図

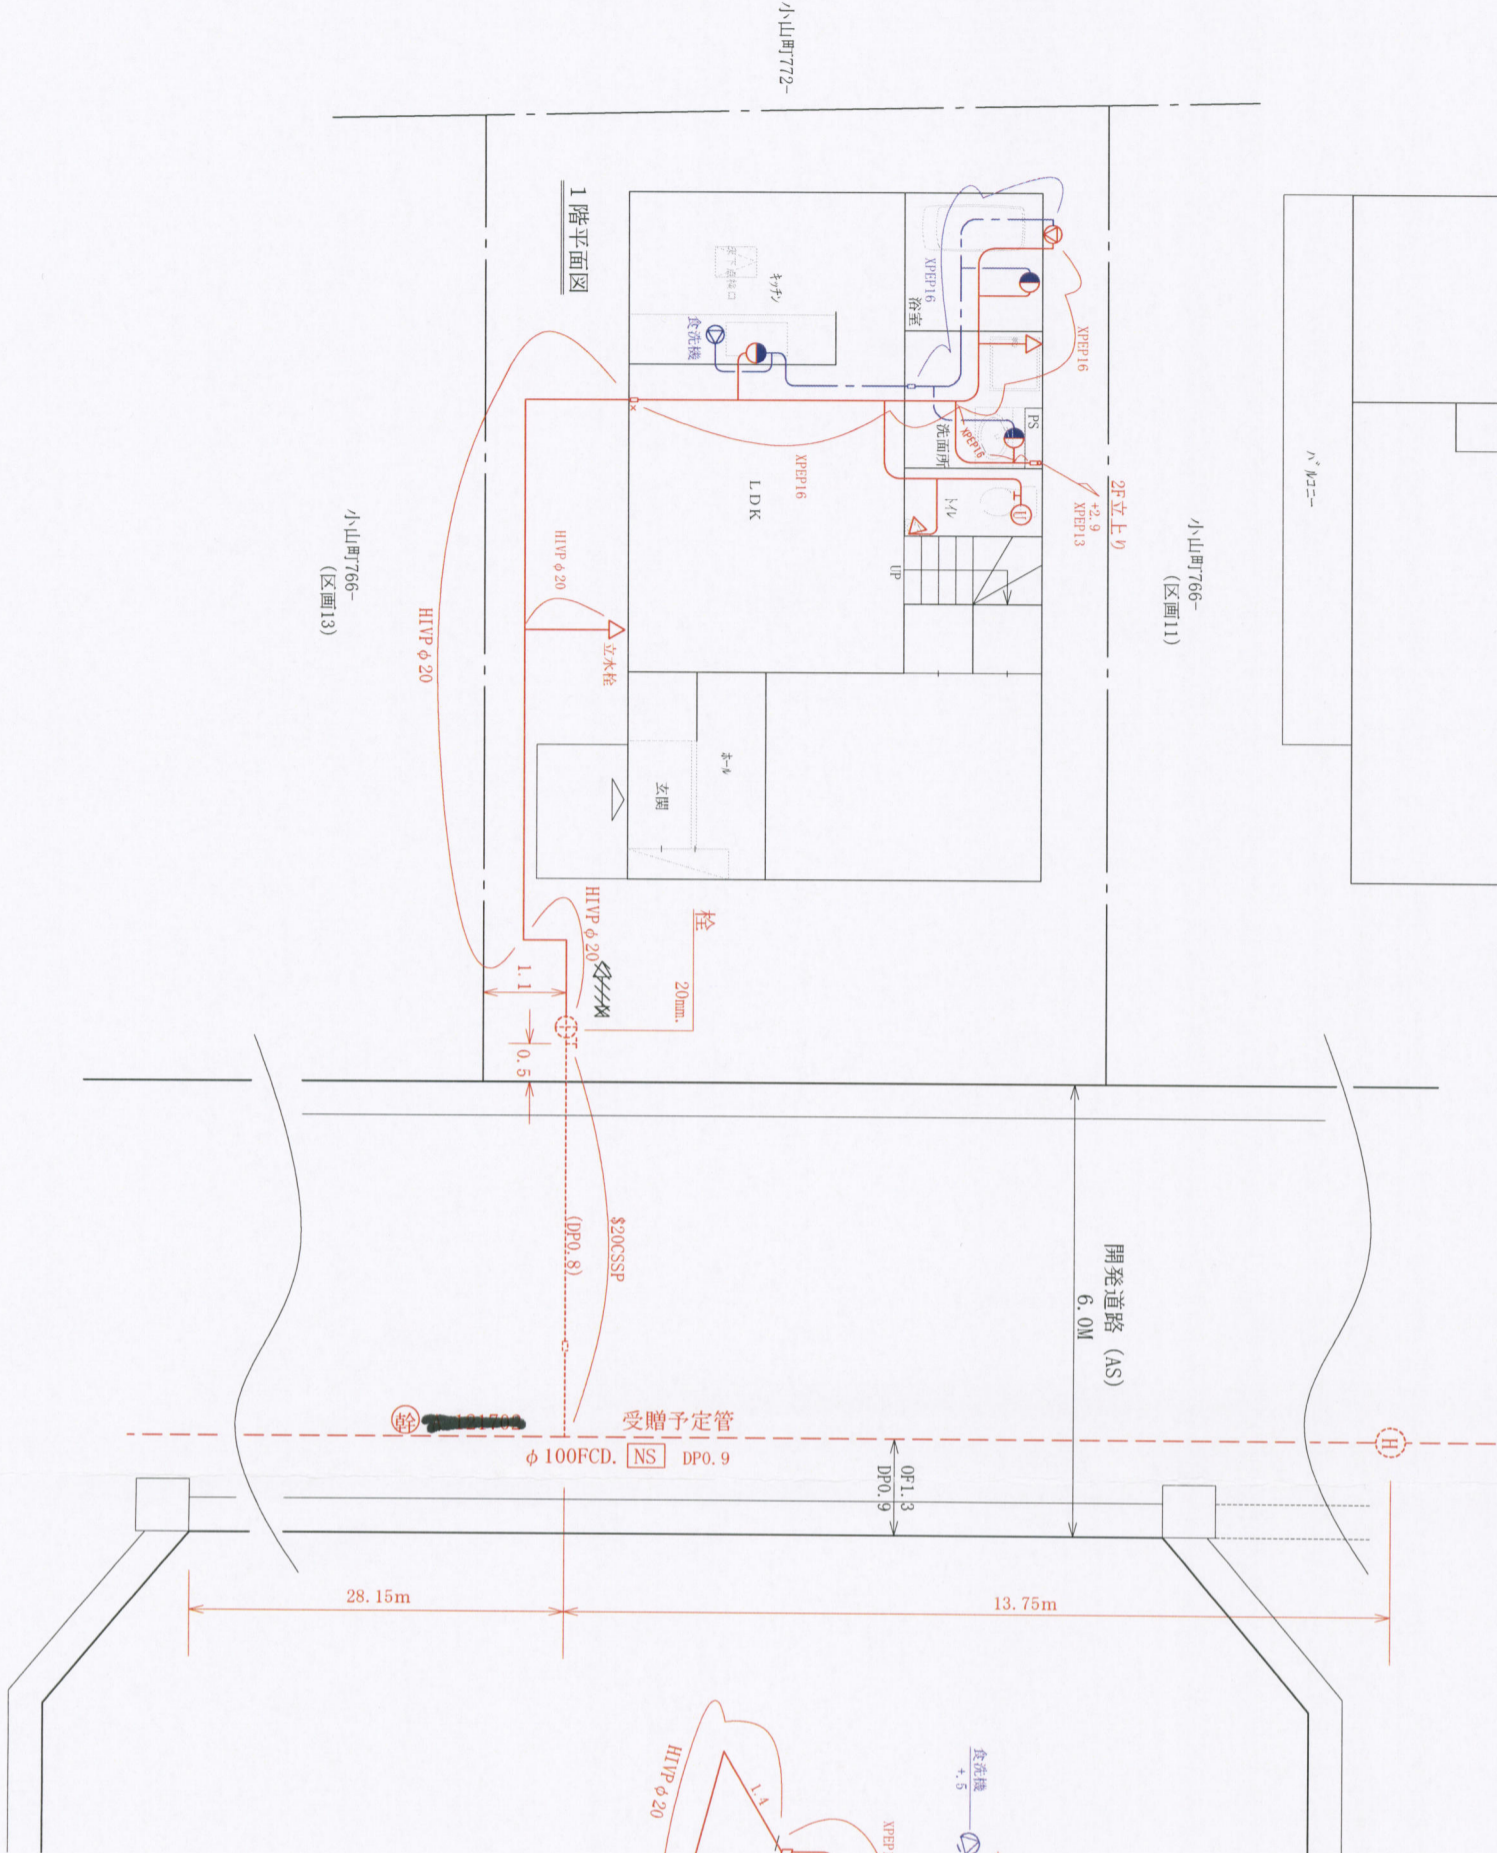

— 立面図 —  
(non scale)

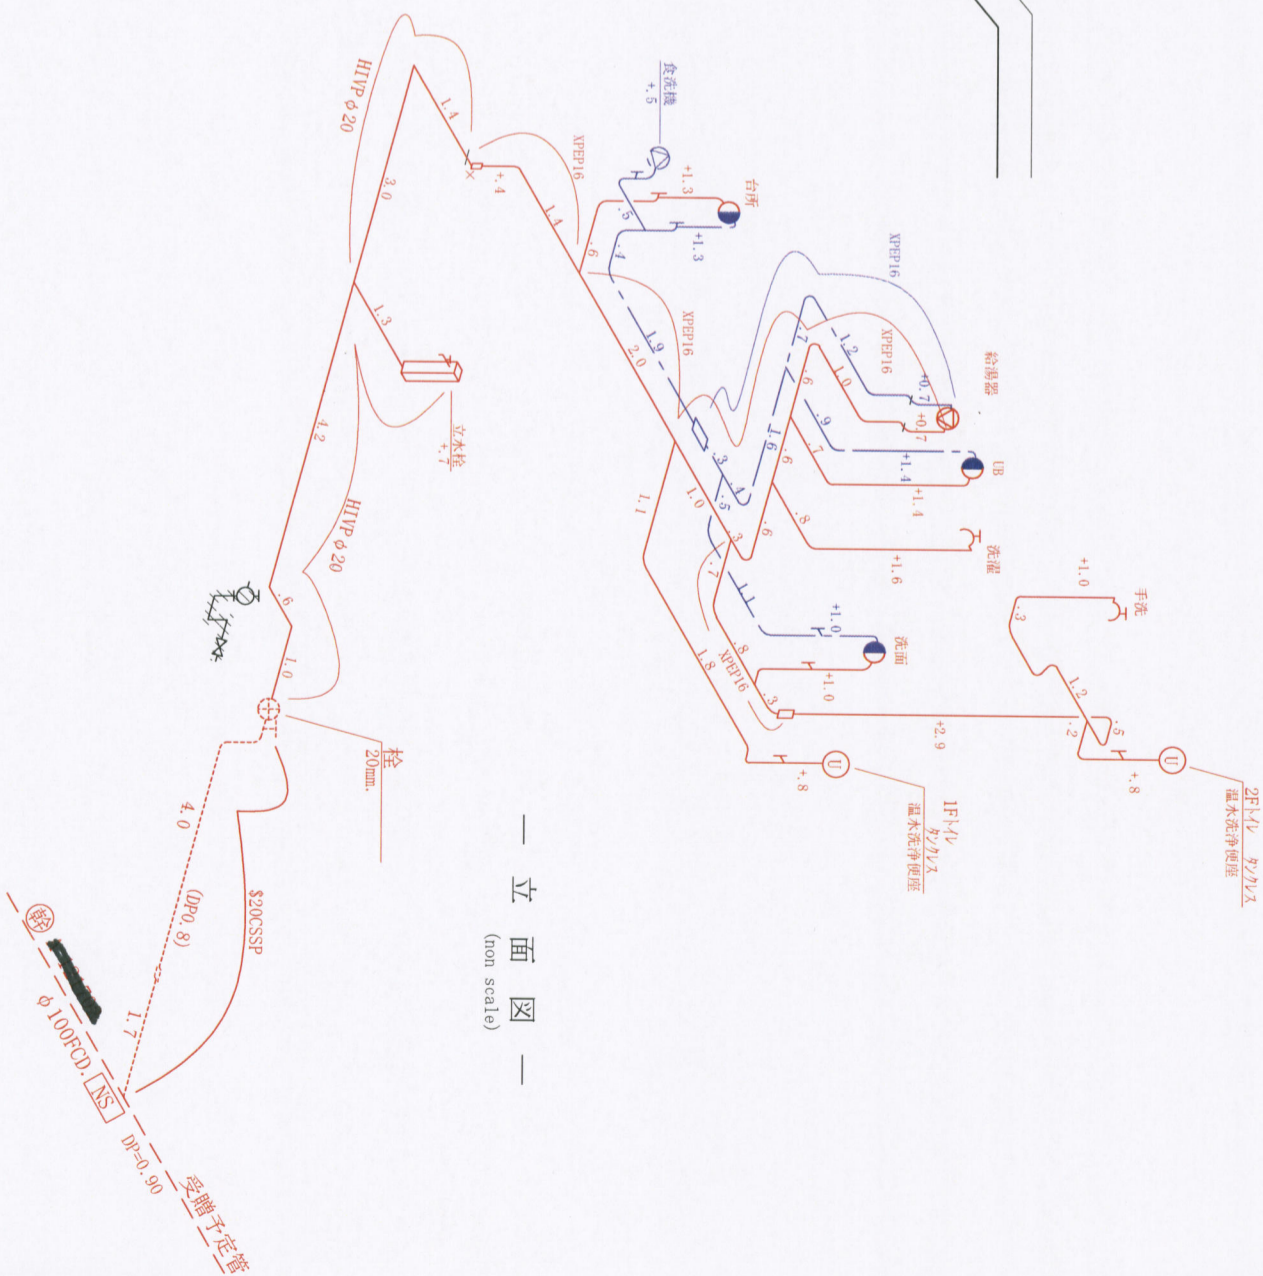

凡例	
表示省略	給水管 口径 13 管種 XPEP
管種	給湯管 口径 13 管種 XPEP